




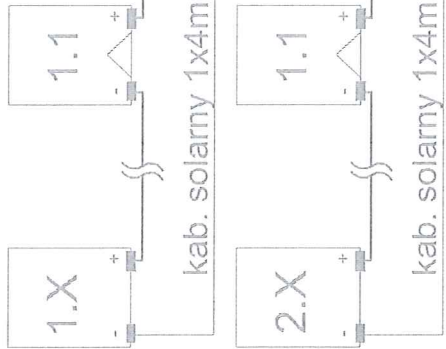


RDC

Falownik


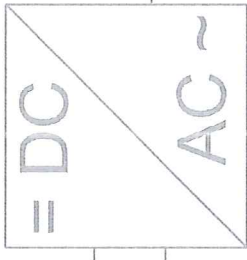


RAC21

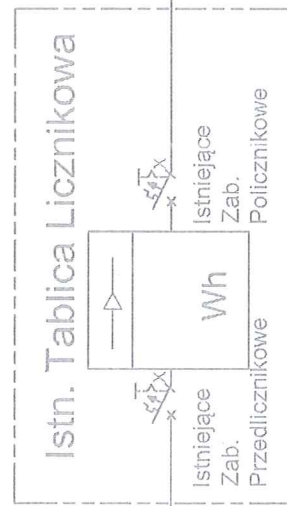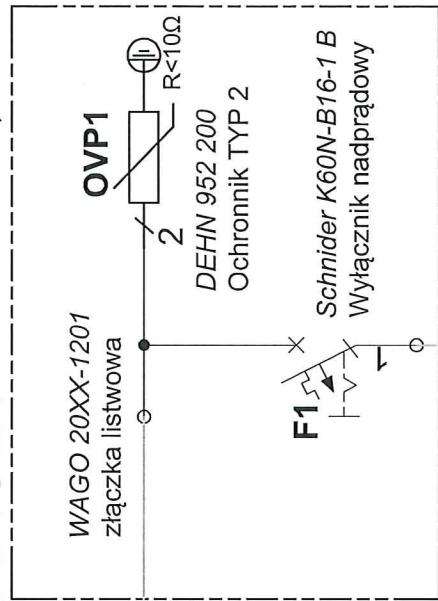

Do rozdzielni głównej budynku

Miejsce podłączenia do instalacji elektrycznej budynku

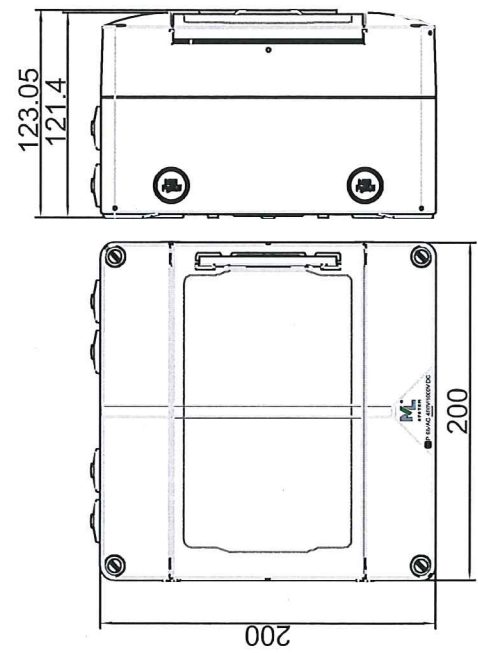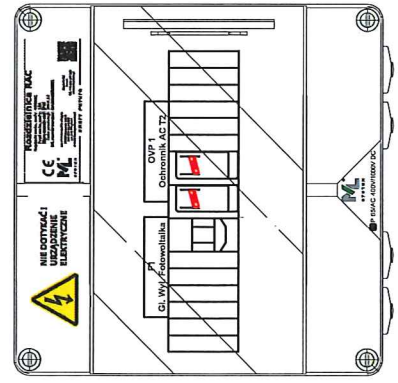

Spelsberg AK 09
IP65, PEN-S

ML SYSTEM S.A.
Zaczermie 190G 36-062 Zaczermie
NIP: 517 02 04 997
REGON: 180208288 KRS: 0000555236

	ML SYSTEM S.A. Zaczermie 190G 36-062 Zaczermie				Projekt: Rozdzielnia z ochrona przepięciową T2 oraz zabezpieczeniami nadprądowymi			
	faza: PROD	Lokalizacja: --						
		Inwestor: --						
Opracował:	Podpis: 	Sprawdził i przekazał:	Podpis:	Data opracowania:	Odebrał i zaakceptował:	Podpis:	Data przekazania:	
Modlisz Artur		Pyzik Marcin		01.2020	Pyzik Marcin		01.2020	
Nazwa rysunku: RAC21/1F/B16A/T2				Re wizja: 00	skala: 1:10	nr rys: 21		